


TUBAZIONI PER IMPIANTI UTENZE

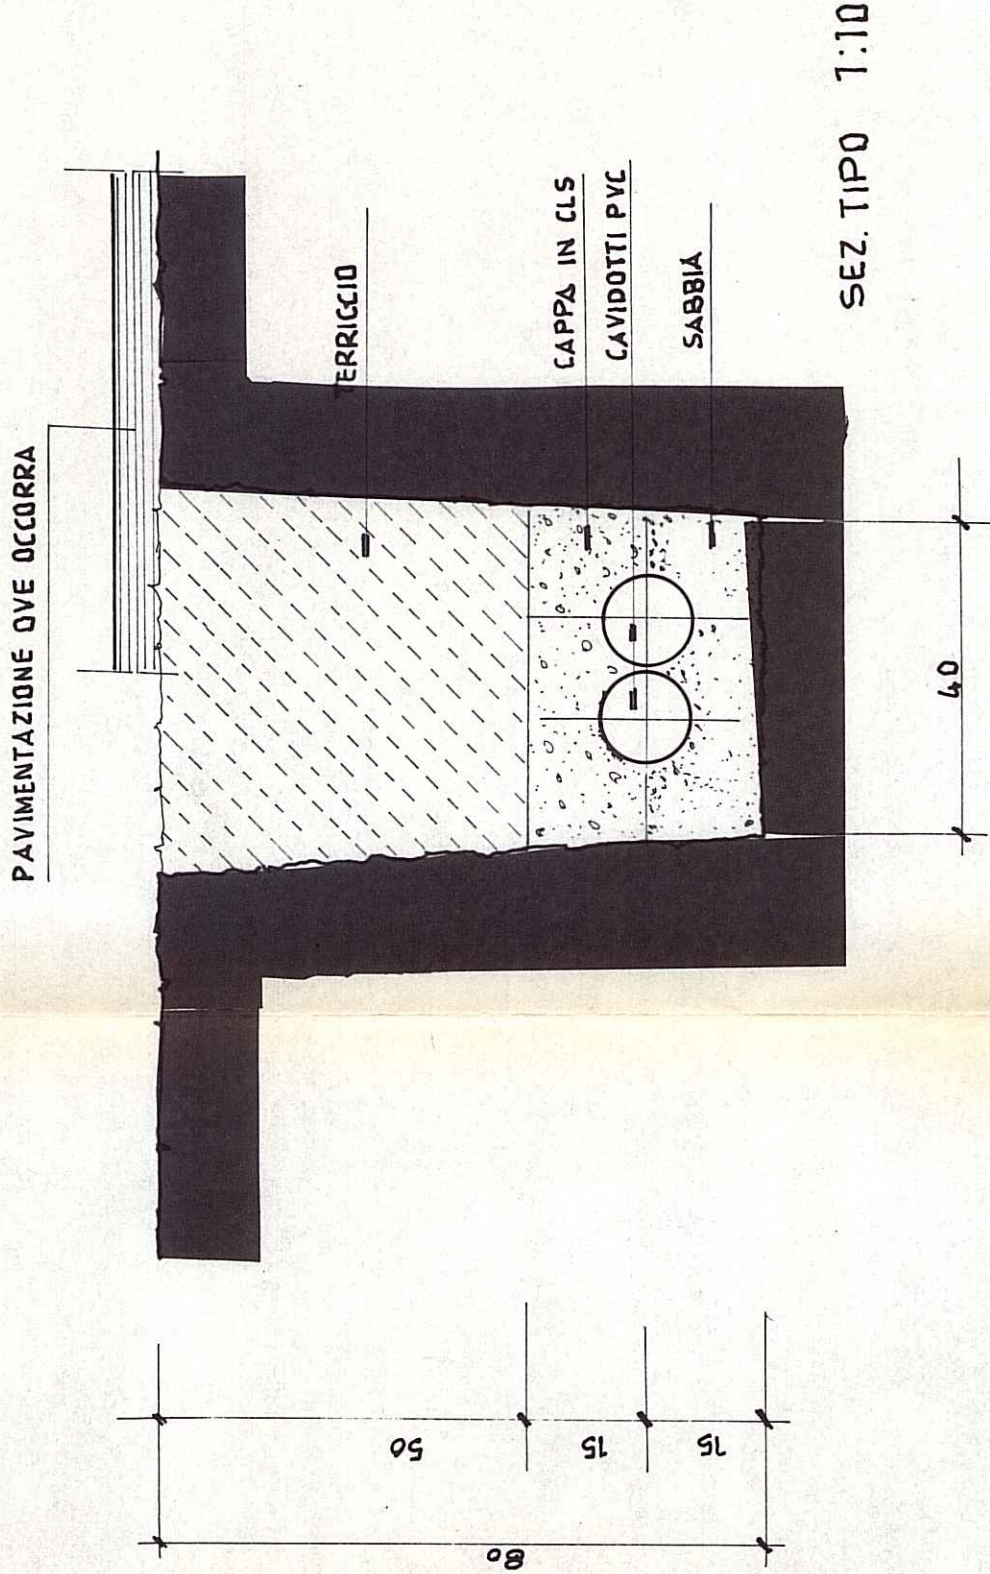

- LEGENDA:
- K CABINA ELETTRICA DI COMANDO
 - ⊗ PUNTI LUCE SU PALO
 - POZZETTI DI DERIVAZIONE
 - 2 TUBI PVC DN 82
 - 2 TUBI PVC DN 110
 - 1 TUBO PVC DN 82
 - POZZO TRIVELLATO
 - STADERE ELETTRONICO
 - GENERATORE

- UTENZE RELATIVE AGLI IMPIANTI PASSANTI NELLE TUBAZIONI:
- TRATTI:
- a - b PUNTI LUCE SU PALO
 - b - b' EVENTUALE MIXER NEL POZZETTO DOPPIO DELLO SCARICO LAVAGGIO MEZZI
 - a - c PUNTO LUCE SU PALO CANCELLO ELETTRICO POMPA POZZO TRIVELLATO
 - a - d IMPIANTO ILLUMINAZIONE CELLA PESATRICE ELETTRONICA
 - k - e IMPIANTO ILLUMINAZIONE POMPE RILANCIO LIQUAMI

CONSORZIO Z.I.R. DI CHLIVANI - OZIERI -

discarica controllata per R.S.U. a servizio dei comuni del bacino di smaltimento di Ozieri	
PERIZIA DI VARIANTE N° 2	
PLANIMETRIA IMPIANTO ELETTRICO	
DI ILLUMINAZIONE - PARTICOLARI	
IL DIRETTORE DEI LAVORI (dr. Ing. Gavino SINI)	IL PRESIDENTE (dr. Avv. Salvatore LURIDIANA)
ORDINE INGEGNERI E ARCHITETTI A.S. SASSARI N. 253	scala: 1:500
	1:10
	Tav.
	data 04 SET. 1992